


Экспликация помещений этажа на отм. +4.500

Номер помещения	Наименование	Площадь, м ²	Кат. пом.
1.1	Холл+кафе	38.3	
1.2	Рецепция	6.5	
1.3	Лестничная клетка	14.2	
1.4	Прачечная	4.2	
1.5	Узел ввода	41.9	
1.6	Отдел продаж/управляющий	13.0	
1.7	Зал ГП2	37.7	
1.8	Солярий	4.5	
1.9	Раздевалка Ж	40.5	
1.10	Санузел	2.9	
1.11	Санузел	2.6	
1.12	Сауна Ж	7.1	
1.13	Душевая Ж	7.9	
1.14	Раздевалка М	40.0	
1.15	Душевая М	7.9	
1.16	Сауна М	7.9	
1.17	Санузел	2.6	
1.18	Санузел	2.6	
1.19	Котельная	5.4	
1.20	КУИ	3.2	
1.21	Коридор	24.2	
1.22	Зал ГП1	79.9	
Итого:		395.0000	

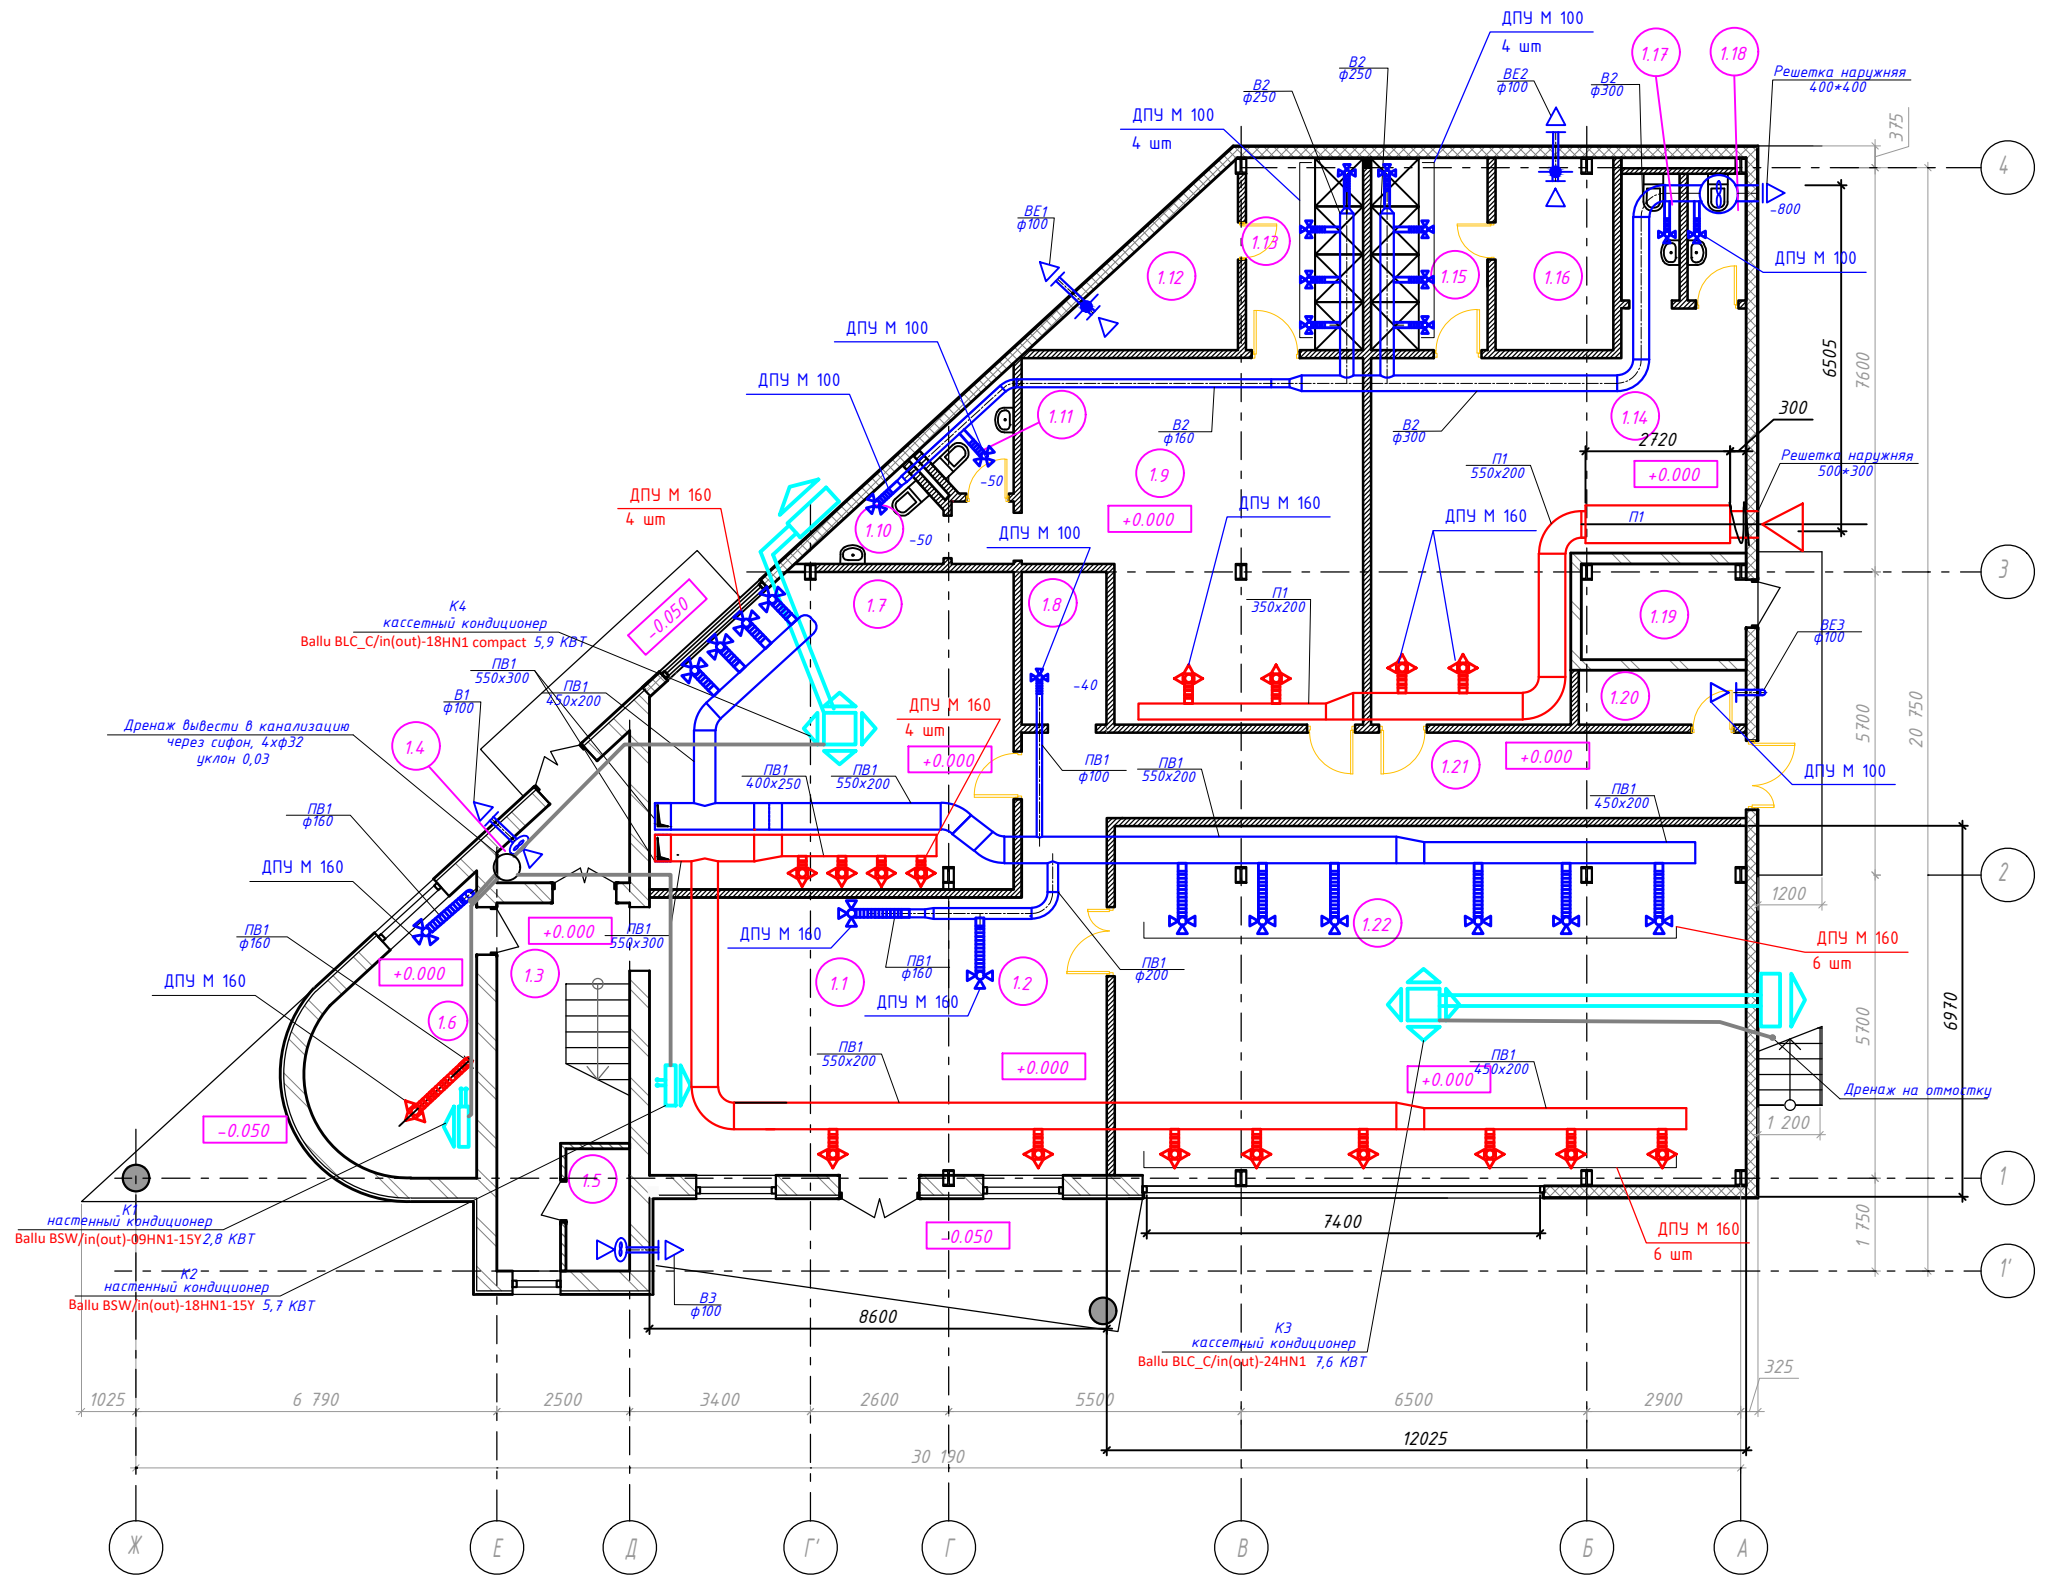

					ОВ-1		
изм.	кол.	лист	И док	подпись	дата		
Выполнил	Великов			<i>[Signature]</i>		Стадия	Лист
						Р	7
						Вентиляция. План 1 этажа.	
						ЕвроСтройМонтаж	