

План 1 этажа

ТП 1-5 L=124 м
Шаг 150 мм
20 x 2 мм PE-RT
Oventrop Copert

ТП 1-6 L=120 м
Шаг 150 мм
20 x 2 мм PE-RT
Oventrop Copert

ТП 1-7 L=60 м
Шаг 150 мм
20 x 2 мм PE-RT
Oventrop Copert

ТП 1-8 L=75 м
Шаг 150 мм
20 x 2 мм PE-RT
Oventrop Copert

ТП 2-8 L=85 м
Шаг 150 мм
20 x 2 мм PE-RT
Oventrop Copert

ТП 2-7 L=75 м
Шаг 150 мм
20 x 2 мм PE-RT
Oventrop Copert

ТП 2-6 L=67 м
Шаг 150 мм
20 x 2 мм PE-RT
Oventrop Copert

ТП 2-5 L=45 м
Шаг 150 мм
20 x 2 мм PE-RT
Oventrop Copert

ТП 2-4 L=62 м
Шаг 150 мм
20 x 2 мм PE-RT
Oventrop Copert

ТП 2-2 L=105 м
Шаг 150 мм
20 x 2 мм PE-RT
Oventrop Copert

ТП 2-3 L=40,0 м
Шаг 150 мм
20 x 2 мм PE-RT
Oventrop Copert

ТП 1-4 L=52 м
Шаг 150 мм
20 x 2 мм PE-RT
Oventrop Copert

ТП 1-3 L=35 м
Шаг 150 мм
20 x 2 мм PE-RT
Oventrop Copert

ТП 1-2 L=60 м
Шаг 150 мм
20 x 2 мм PE-RT
Oventrop Copert

ТП 1-1 L=59 м
Шаг 150 мм
20 x 2 мм PE-RT
Oventrop Copert



LUNA Duo-tec MP 1.5
котел
коллектор

UBVT 300 SC
бойлер

Шкаф ШРВ
Распред для ТП
в отводов.

Шкаф ШРВ
Распред для ТП
в отводов.

ТП 2-1 L=105 м
Шаг 150 мм
20 x 2 мм PE-RT
Oventrop Copert

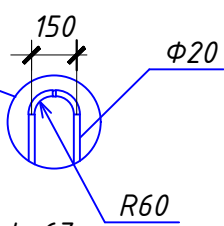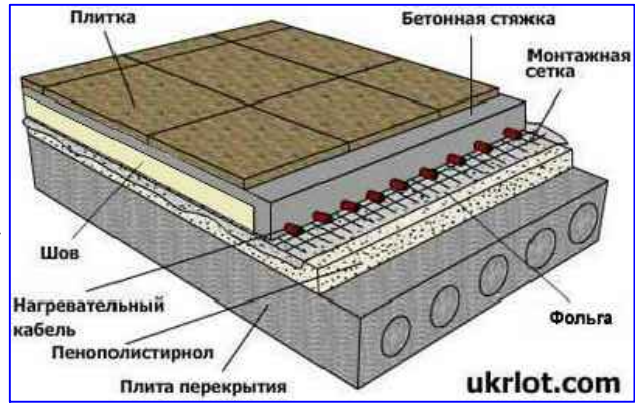

Взам. инв. N
Подпись и дата
Инв. N подл

Изм.	Кол.уч.	Лист	N док	Подпись	Дата
Разработал	Великов			<i>[Signature]</i>	
Проверил					
ГИП					
Н.контр.					

4/62/14-0В		
Комтедж	Стадия РП	Лист 2
Отопление. План 1 этажа.		Евростроймонтаж