


План 1 эт

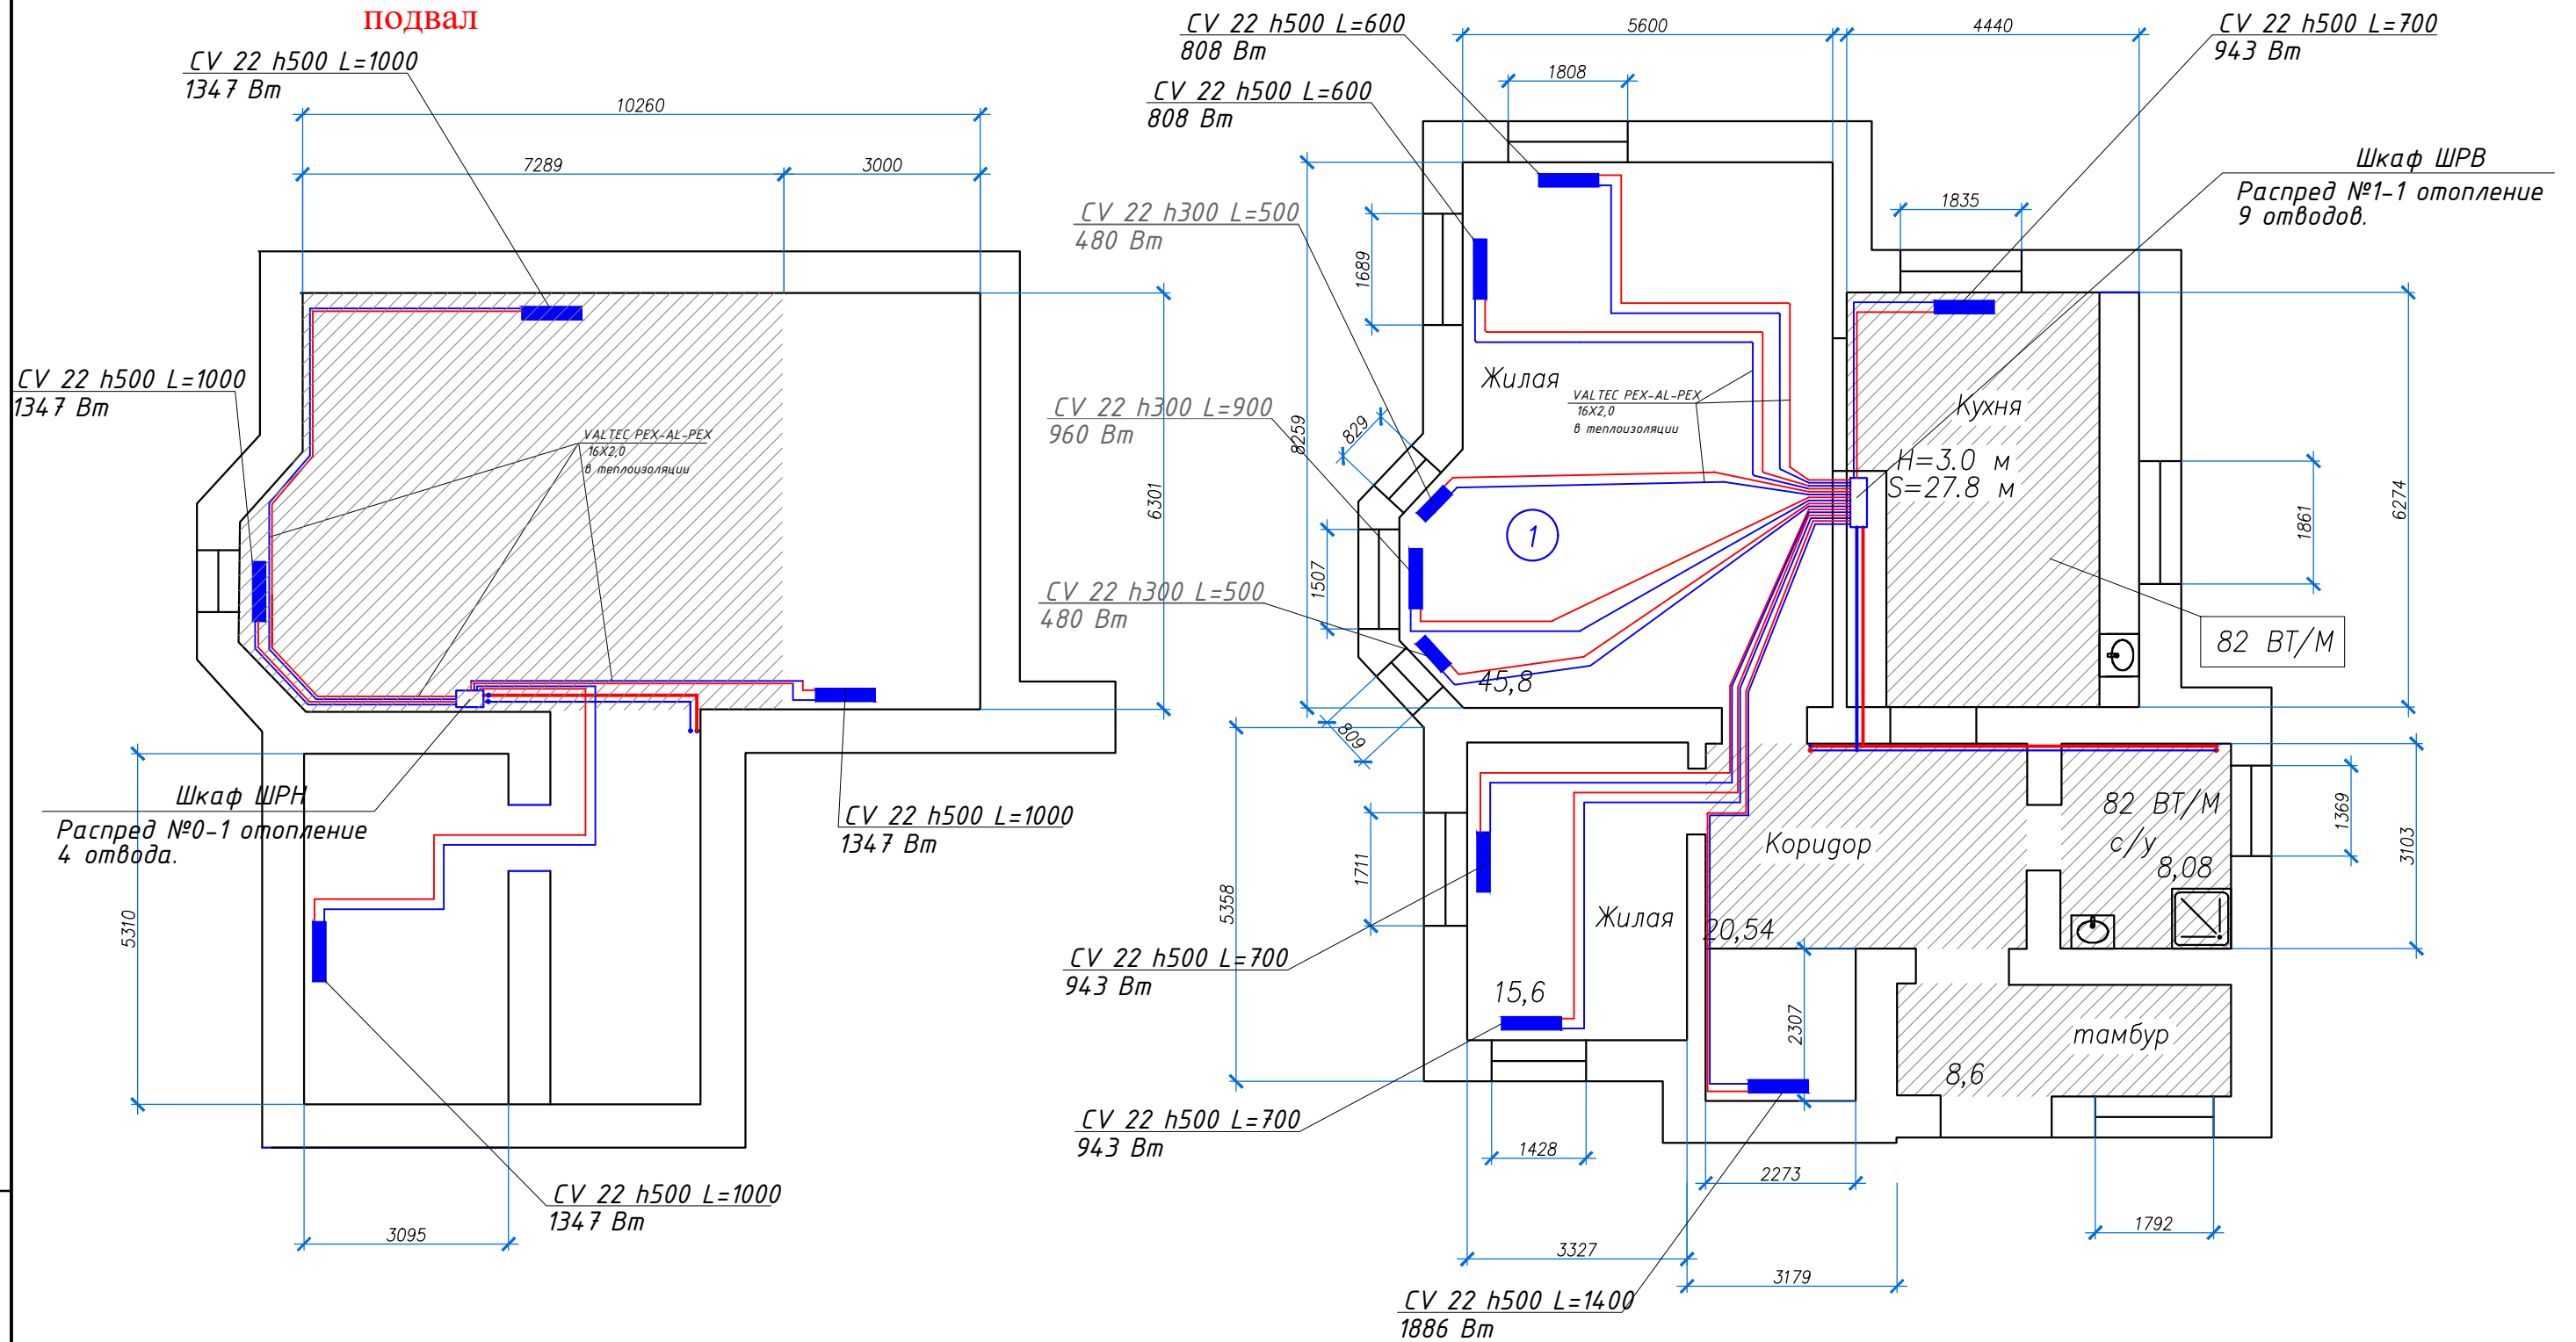

Подпись и дата	
Инв. N подл	

						21/09/17-0В			
Изм.	Кол.уч.	Лист	N док	Подпись	Дата				
Разработал	Великов			<i>[Signature]</i>		Жилой дом	Стадия	Лист	Листов
Проверил	Семенов			<i>[Signature]</i>			РП	2	
Н.контр.	Давыдова			<i>[Signature]</i>		Отопление. План подвала. План 1 этажа	ООО ИСК "ЕвроСтройМонтаж"		